
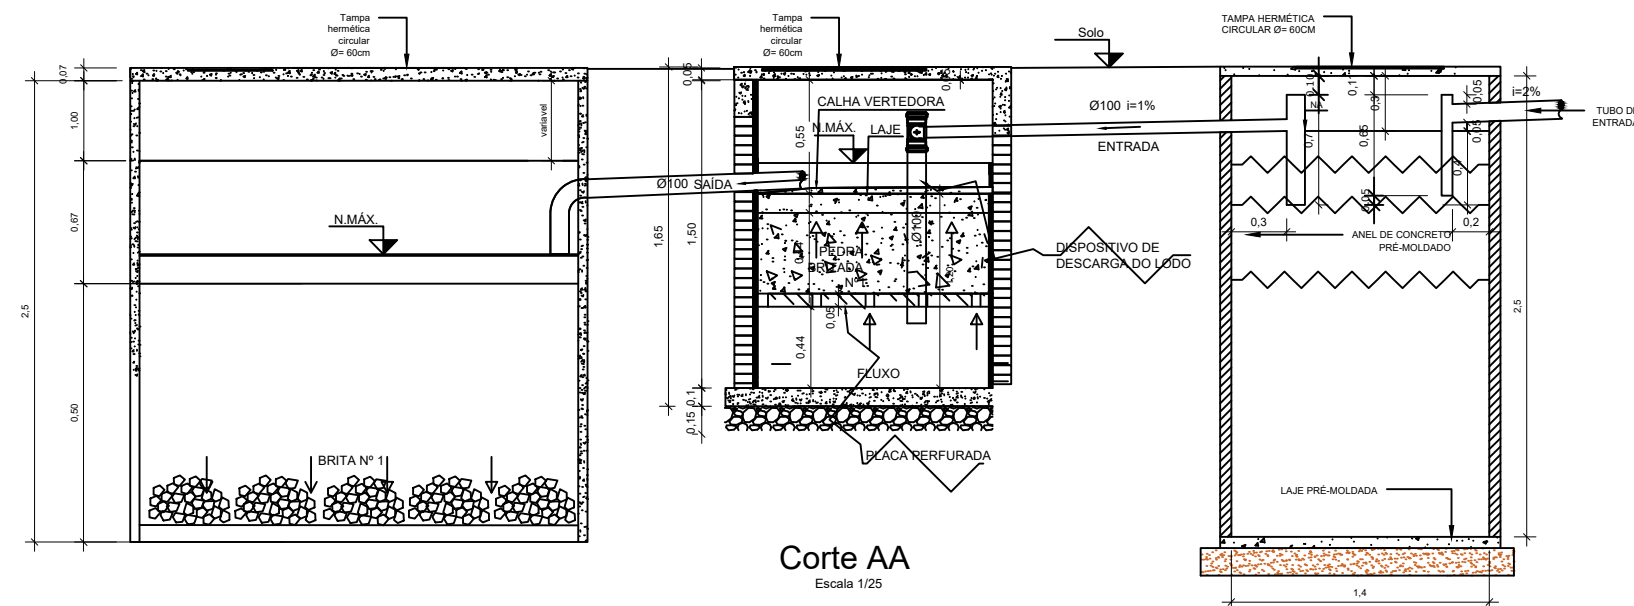


SISTEMA FOSSA/FILTRO/SUMIDOURO
Escala 1/75

DET. 01 - SISTEMA FOSSA/FILTRO/SUMIDOURO
PLANTA BAIXA

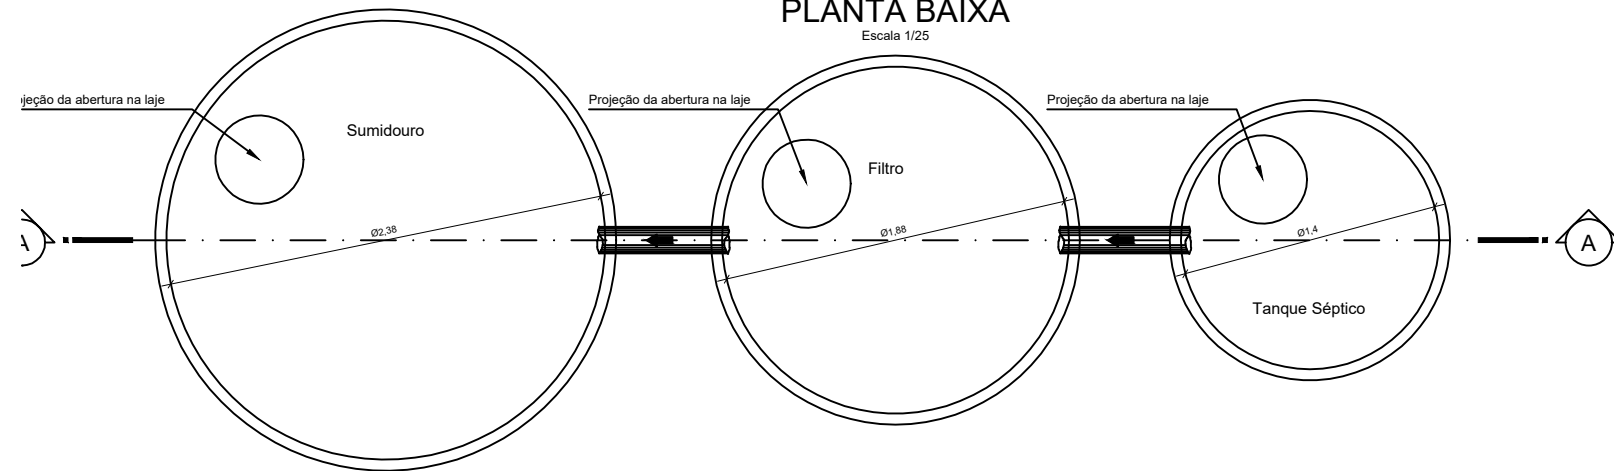

PROPRIETÁRIO:	PREFEITURA MUNICIPAL DE MÃE DO RIO/PA		
PROJETO:	REFORMA DO CRAS		
LOCAL:	SEDE DO MUNICÍPIO		Nº DA PRANCHA:
PRANCHA:	SISTEMA FOSSA / FILTRO / SUMIDOURO		
ESCALA:	INDICADA	DATA EMISSÃO:	OPERADOR CAD:
ENGº RESPONSÁVEL:		FEV/2022	ALICE MORAIS
			Nº DO CREA/PA:

ESG
01/01