




Detalhe H5
Escala 1:25

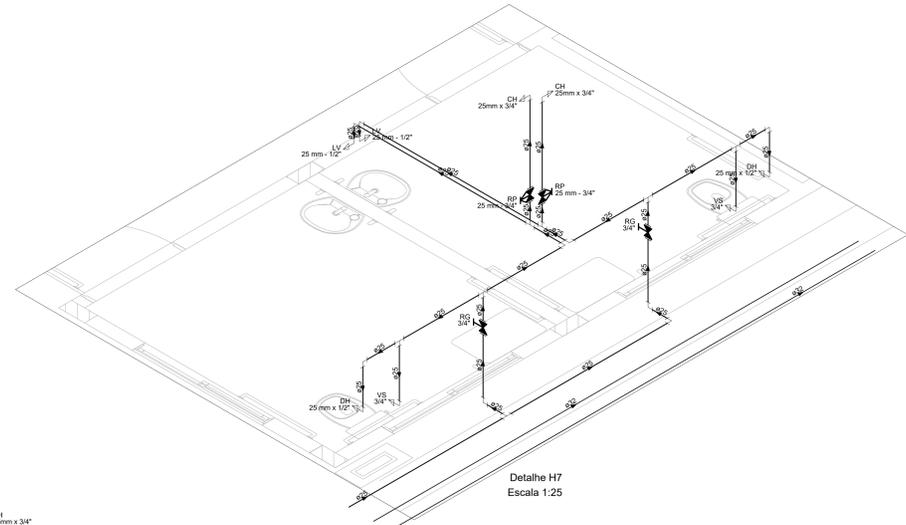


Detalhe H7
Escala 1:25

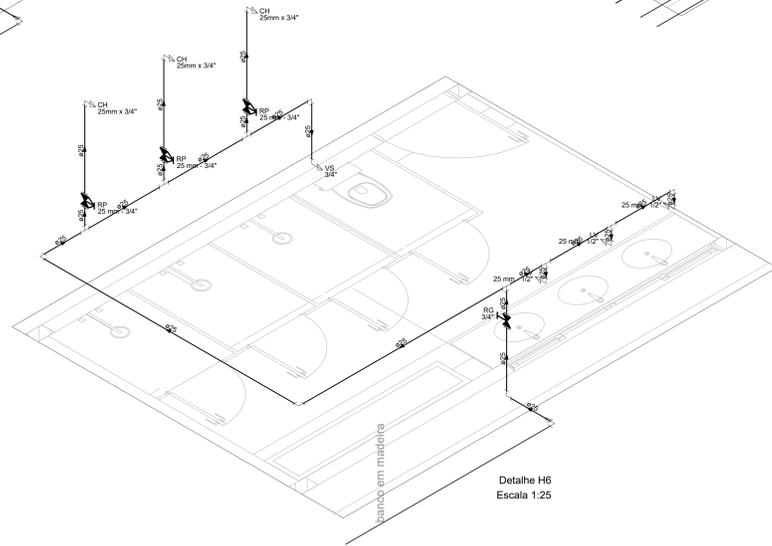


Detalhe H6
Escala 1:25

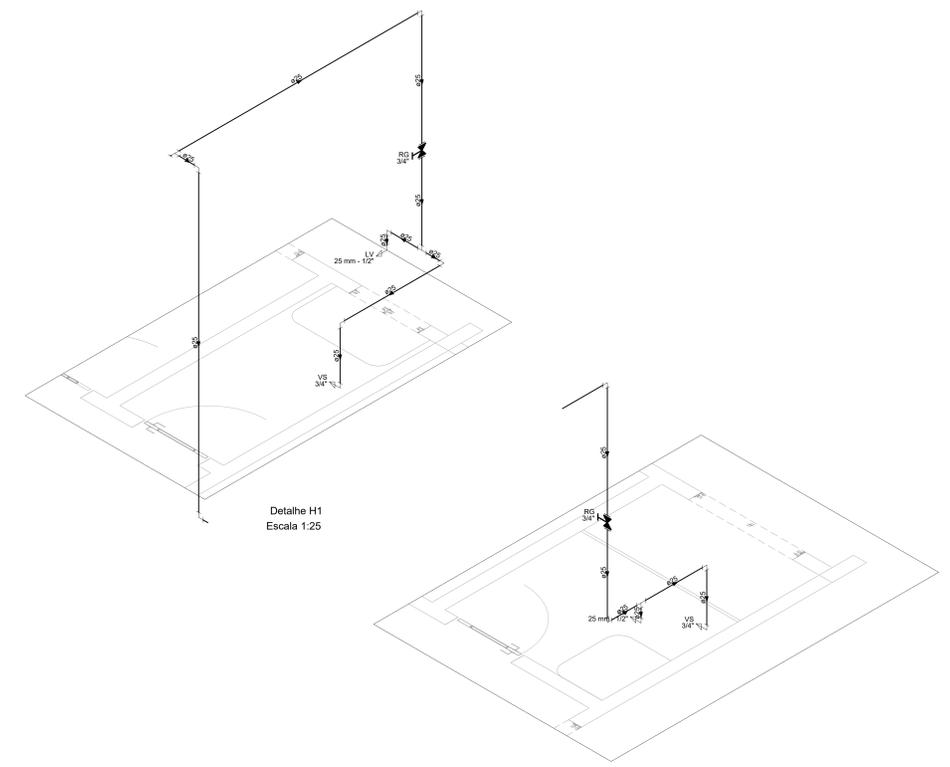


Detalhe H1
Escala 1:25

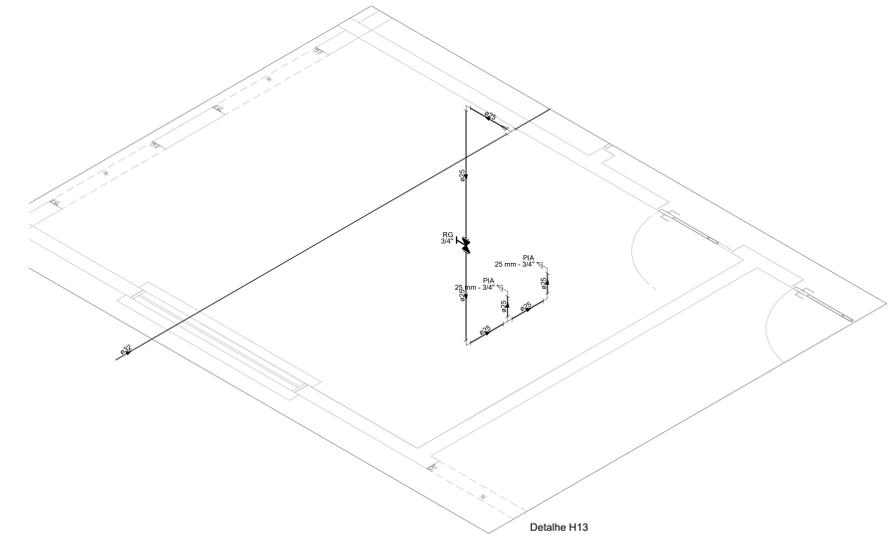

Detalhe H4
Escala 1:25

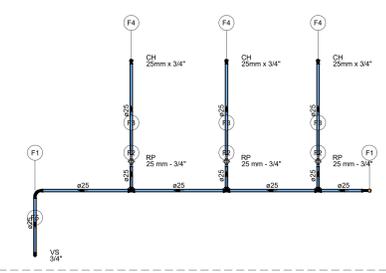

Detalhe H12
Escala 1:25

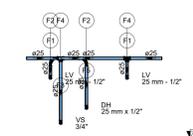

Detalhe H11
Escala 1:25

Água fria	
CH	Chuveiro - 25mm x 3/4"
RP	Registro de Pressão com PVC soldável - 25 mm - 3/4"
VS	Vaso sanitário com caixa acoplada - 3/4"

Água fria	
F1	PVC rígido soldável
	Curva 90° soldável
	25 mm
F2	PVC rígido soldável
	Tê 90° soldável
	25 mm
	Registro de pressão c/ canopia cromada
	3/4"
F3	PVC misto soldável
	Luva soldável c/ rosca
	25 mm - 3/4"
	PVC rígido soldável
	Adapt. sold. curto oboleira-rosca p registro
	25 mm - 3/4"
F4	Aparelho
	Chuveiro
	25 mm x 3/4"
	PVC soldável azul c/ bucha latão
	Joelho de redução 90° soldável com bucha de latão
	25 mm - 3/4"
	Aparelho
	Vaso Sanitário c/ ca. acoplada
	1/2"
F5	PVC Acessórios
	Engate flexível cobre cromado com canopia
	1/2 - 30cm
	PVC soldável azul c/ bucha latão
	Joelho de redução 90° soldável com bucha de latão
	25 mm - 1/2"

Água fria	
	Chuveiro
	25mm x 3/4"
	Vaso Sanitário c/ ca. acoplada
	1/2"
	Metais
	Registro de pressão c/ canopia cromada
	3/4"
	PVC Acessórios
	Engate flexível cobre cromado com canopia
	1/2 - 30cm
	PVC misto soldável
	Luva soldável c/ rosca
	25 mm - 3/4"
	PVC rígido soldável
	Adapt. sold. curto oboleira-rosca p registro
	25 mm - 3/4"
	PVC rígido soldável
	Curva 90° soldável
	25 mm
	Tubos
	25 mm
	Tê 90° soldável
	25 mm
	PVC soldável azul c/ bucha latão
	Joelho de redução 90° soldável com bucha de latão
	25 mm - 3/4"
	Joelho de redução 90° soldável com bucha de latão
	25 mm - 1/2"

Água fria	
	Aparelho
	Torneira de lavatório
	25 mm - 1/2"
F1	Engate flexível plástico
	1/2 - 30cm
	PVC soldável azul c/ bucha latão
	Joelho de redução 90° soldável com bucha de latão
	25 mm - 1/2"
F2	PVC rígido soldável
	Curva 90° soldável
	25 mm
	Aparelho
	Vaso Sanitário c/ ca. acoplada
	1/2"
	PVC Acessórios
	Engate flexível cobre cromado com canopia
	1/2 - 30cm
	PVC soldável azul c/ bucha latão
	Joelho de redução 90° soldável com bucha de latão
	25 mm - 1/2"
F3	PVC rígido soldável
	Luva soldável c/ rosca
	25 mm - 3/4"
	PVC rígido soldável
	Adapt. sold. curto oboleira-rosca p registro
	25 mm - 3/4"
F4	Aparelho
	Chuveiro
	25 mm
	Tê 90° soldável
	25 mm
	PVC soldável azul c/ bucha latão
	Joelho de redução 90° soldável com bucha de latão
	25 mm - 1/2"

Água fria	
	Aparelho
	Ducha higiênica
	25mm x 1/2"
	Torneira de lavatório
	25 mm - 1/2"
	Vaso Sanitário c/ ca. acoplada
	1/2"
	PVC Acessórios
	Engate flexível cobre cromado com canopia
	1/2 - 30cm
	Engate flexível plástico
	1/2 - 30cm
	PVC rígido soldável
	Curva 90° soldável
	25 mm
	Tubos
	25 mm
	Tê 90° soldável
	25 mm
	PVC soldável azul c/ bucha latão
	Joelho de redução 90° soldável com bucha de latão
	25 mm - 1/2"
	DH
	Ducha Higiênica com Joelho de 90° - 25 mm x 1/2"
	LV
	Lavatório com joelho de 90° - 25 mm - 1/2"
	VS
	Vaso sanitário com caixa acoplada - 3/4"

PREFEITURA DE MÃE DO RIO

PROPRIETÁRIO: PREFEITURA MUNICIPAL DE MÃE DO RIO/PA

PROJETO: PROJETO HIDRÁULICO

REFORMA E AMPLIAÇÃO DA E.E.E.M. OSCARINA REGO

LOCAL: RUA 25 DE DEZEMBRO, SN HABITAR BRASIL, 68675-000 Mãe do Rio - PA

FRANQUIA: PLANTA BAIXA E DE DETALHES DO PROJETO HIDRÁULICO

ESCALA: INDICADA

DATA EMISSÃO: ABRIL/2024

OPERADOR CAD: ANTONIO F. SANTANA DE C. JUNIOR

Nº DA PRANQUIA: 1518445485

Nº DO CREA: 1518445485

HIDR 04/04