


PLANTA BAIXA SANITÁRIO

escala: 1:150

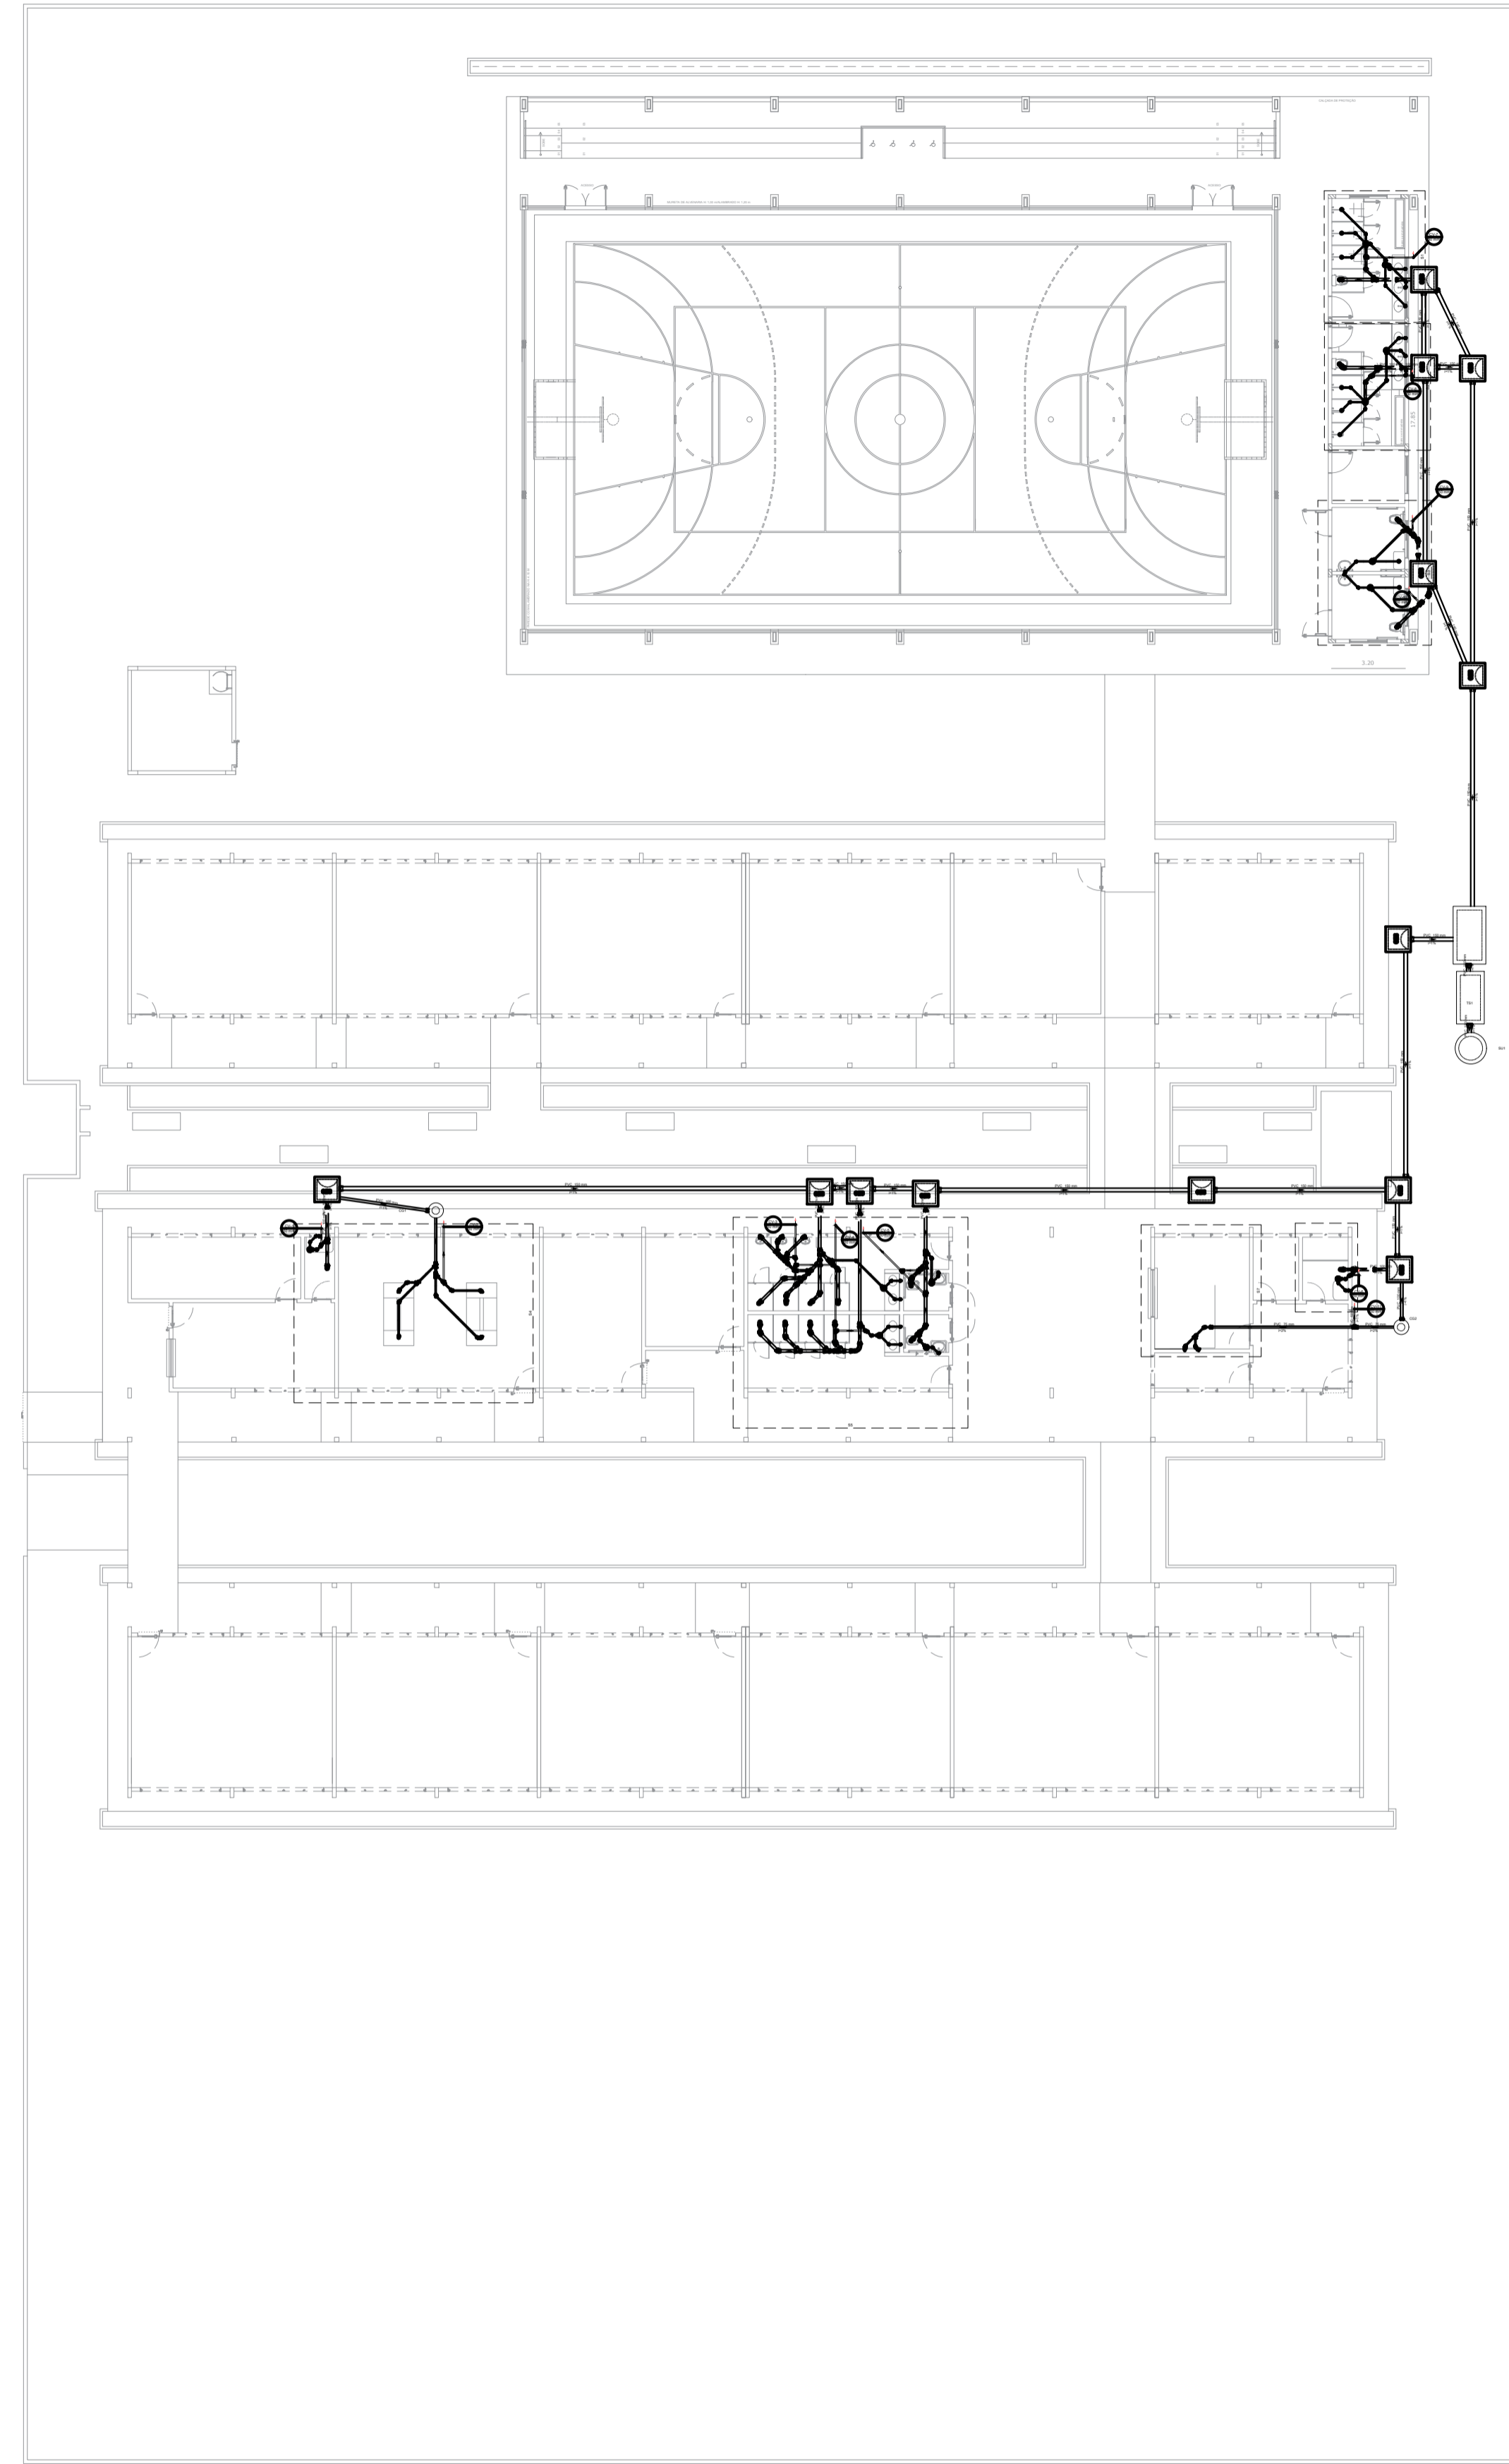

PLANTA BAIXA DE DETALHES SANITÁRIO

escala: 1:150

Esgoto	
Caixa de Passagem	
Caixa de inspeção de esgoto sifonada CES- 80x80mm	13 pç
PVC Acessórios	
Caixa sifonada 150x150x50	12 pç
Raio sifonado alt. reg. saída 40	16 pç
100 mm - 40 mm	8 pç
Sifão de copo p/ pia e lavatório 1" - 1.1/2"	6 pç
1" - 2"	6 pç
Sifão flexível p/ Mictório 1.1/4" - 2"	3 pç
Válvula p/ lavatório e tanque 1"	16 pç
Válvula p/ pia 1"	6 pç
PVC Esgoto	
Anel de borracha 100mm - 4"	76 pç
150mm - 6"	9 pç
50mm - 2"	80 pç
75mm - 3"	21 pç
Bucha de redução longa 50 mm - 40 mm	1 pç
Curva 90 curta 100 mm	16 pç
40 mm	24 pç
Curva 90 longa 100 mm	1 pç
Joelho 45 100 mm	14 pç
40 mm	25 pç
50 mm	19 pç
75 mm	6 pç
Joelho 90 100 mm	1 pç
50 mm	12 pç
75 mm	6 pç
Joelho 90 c/anel p/ esgoto secundário 40 mm - 1.1/2"	16 pç
Junção simples 100 mm - 50 mm	8 pç
100 mm - 75 mm	3 pç
100 mm - 100 mm	7 pç
50 mm - 50 mm	2 pç
75 mm - 50 mm	2 pç
75 mm - 75 mm	2 pç
Linha simples 100 mm	87 pç
150 mm	17 pç
50 mm	17 pç
75 mm	13 pç
Redução excêntrica 75 mm - 50 mm	3 pç
Tubo rígido c/ ponta lisa 100 mm - 4"	45,35 m
150 mm - 6"	87,88 m
40 mm	33,63 m
50 mm - 2"	26,46 m
75 mm - 3"	17,18 m
Vedação p/ saída de vaso sanitário 100 mm	16 pç
Válvula de retenção 100 mm	9 pç
Unidades de tratamento	
Alça	3 pç
Ferro	3 pç
Argamassa	0,21 m³
Brita n°3	0,21 m³
n°4	1,2 m³
Concreto	1,89 m³
Tijolo	1 pç
Tempa	1 pç
Hermética	1 pç
Furado	108 pç
Ventilação	
PVC Esgoto	
Anel de borracha 100mm - 4"	7 pç
50mm - 2"	42 pç
75mm - 3"	4 pç
Joelho 90 50 mm	16 pç
Junção simples 50 mm - 50 mm	1 pç
Tubo rígido c/ ponta lisa 50 mm - 2"	22,4 m
Te sanitário 100 mm - 50 mm	7 pç
50 mm - 50 mm	7 pç
75 mm - 50 mm	4 pç

Bucha de redução longa 50 mm - 40 mm	1 pç
PVC Acessórios	
Caixa sifonada 150x150x50	12 pç
PVC Esgoto	
Anel de borracha 50mm - 2"	16 pç
Caixa Inspeção Esgoto Sifonada CES- 80x80mm	13 pç
Caixa de Passagem	
Caixa de inspeção de esgoto sifonada CES- 80x80mm	13 pç
Chuveiro Residencial	
Raio sifonado alt. reg. saída 40 100 mm - 40 mm	16 pç
PVC Esgoto	
Curva 90 curta 40 mm	16 pç
Curva 90 longa 100 mm	1 pç
PVC Esgoto	
Anel de borracha 100mm - 4"	16 pç
Curva 90 longa 100 mm	1 pç
Joelho 45 100 mm	14 pç
Anel de borracha 75mm - 3"	16 pç
Joelho 45 75 mm	1 pç
Junção simples PVC Esgoto	
Anel de borracha 100mm - 4"	16 pç
75mm - 3"	16 pç
Junção simples 100 mm - 75 mm	1 pç
Lavatório Residencial com sifão PVC Acessórios	
Sifão de copo p/ pia e lavatório 1" - 1.1/2"	16 pç
Válvula p/ lavatório e tanque 1"	16 pç
PVC Esgoto	
Curva 90 curta 40 mm	16 pç
Joelho 90 c/anel p/ esgoto secundário 40 mm - 1.1/2"	16 pç
Tubo rígido c/ ponta lisa 40 mm	0,6m
Mictório de Válvula de Descarga- DN 75mm PVC Acessórios	
Sifão flexível p/ Mictório 1.1/4" - 2"	16 pç
PVC Esgoto	
Anel de borracha 50mm - 2"	16 pç
75mm - 3"	26 pç
Joelho 90 75 mm	2 pç
Redução excêntrica 75 mm - 50 mm	1 pç
Tubo rígido c/ ponta lisa 75 mm - 3"	0,6m
PVC Acessórios	
Pia de Cozinha Residencial com Sifão 50mm	
Sifão de copo p/ pia e lavatório 1" - 2"	16 pç
Válvula p/ pia 1"	16 pç
PVC Esgoto	
Anel de borracha 50mm - 2"	26 pç
Joelho 90 50 mm	2 pç
Tubo rígido c/ ponta lisa 50 mm - 2"	0,6m
PVC Esgoto	
Anel de borracha 50mm - 2"	26 pç
Joelho 90 50 mm	1 pç
Te sanitário 75 mm - 50 mm	16 pç
Te sanitário PVC Esgoto	
Anel de borracha 50mm - 2"	26 pç
Te sanitário 50 mm - 50 mm	16 pç
Vaso Sanitário c/ curva 90" PVC Esgoto	
Anel de borracha 100mm - 4"	16 pç
Curva 90 curta 100 mm	16 pç
Vedação p/ saída de vaso sanitário 100 mm	16 pç
Válvula de retenção PVC Esgoto	
Anel de borracha 100mm - 4"	26 pç
Válvula de retenção 100 mm	16 pç

Bucha de redução longa 50 mm - 40 mm	1 pç
Caixa Inspeção Esgoto Sifonada CES	13 pç
Chuveiro Residencial	
Curva 90 longa 100 mm	1 pç
Joelho 45 100 mm	14 pç
Junção simples 100 mm - 50 mm	1 pç
Lavatório Residencial com sifão PVC Acessórios	
Mictório de Válvula de Descarga- DN 75mm	
Pia de Cozinha Residencial com Sifão 50mm	
Raio de Ventilação	
Te sanitário 100 mm	1 pç
Vaso Sanitário c/ curva 90" 100 mm	1 pç
Válvula de retenção 100 mm	1 pç

Ventilação	
PVC Esgoto	
Terminal de ventilação 50 mm	11 pç
Tubo rígido c/ ponta lisa 50 mm - 2"	36,3 m

PREFEITURA DE MÃE DO RIO

PREFEITURA MUNICIPAL DE MÃE DO RIO/PA

PROJETO: PROJETO SANITÁRIO

REFORMA E AMPLIAÇÃO DA E.E.E.M. OSCARINA REGO

LOCAL: RUA 25 DE DEZEMBRO, SN HABITAR BRASIL, 68675-000 Mãe do Rio - PA

PRINCIPAL: PLANTA BAIXA DO PROJETO SANITÁRIO

ESCALA: INDICADA

DATA EMISSÃO: ABRIL/2024

OPERADOR CAL: ALICE MORAIS

EMP. RESPONSÁVEL: ANTONIO F. SANTANA DE C. JUNIOR

Nº DO CREA: 151845458

SAN 01/02